


LF, Bud.ZO - 1.NP

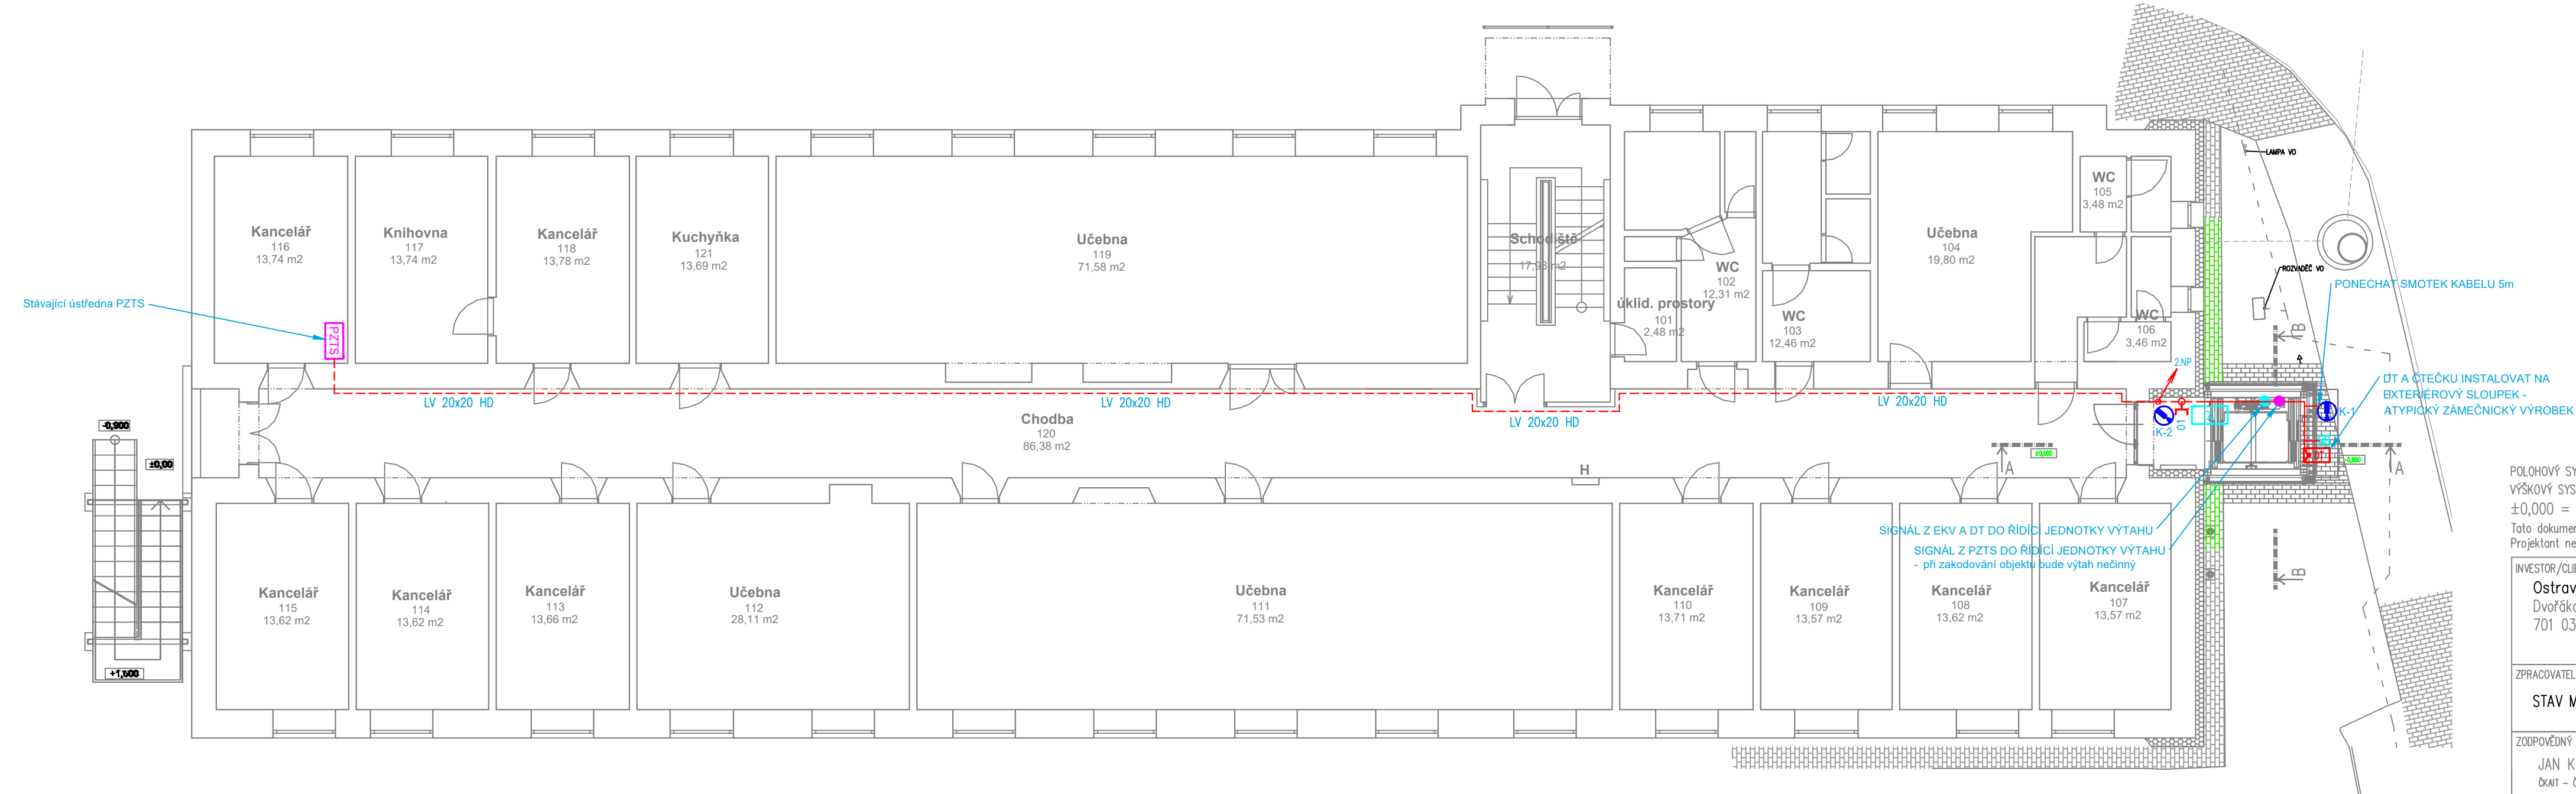

LEGENDA CCTV:

- |   |                                    |
|---|------------------------------------|
|  | CCTV – DATOVÝ ROZVÁDEČ – STÁVAJÍCÍ |
|  | CCTV – DIGITÁLNÍ ZÁZNAM            |
|  | CCTV – KAMERA V KOUŘOVÉM KRYTU     |
|  | CCTV – ZÁSUVKA SK 1xRJ-45          |

LEGENDA DT:







-  DT – ELEKTRICKÝ VRÁTNÝ, DOMÁCÍ TELEFON

LEGENDA KT:

- KABEL. TRASA V TRUBCE PVC VE ZDI POD OMÍTKOU  
- - - KABEL. TRASA V PVC LIŠTÁCH LV NA ZDI

**POZNÁMKA:** KAMERY ANI ZÁZNAMOVÉ ZAŘÍZENÍ NEJSOU SOUČÁSTÍ DODÁVKY, BUDOU NAKOUPENY INVESTOREM ODDĚLENĚ



LEGENDA EKV:

- |   |                                 |
|---|---------------------------------|
|  | EKV – DVEŘNÍ JEDNOTKA           |
|  | EKV – PŘEVODNÍK, INTERFACE      |
|  | EKV – ČTEČKA                    |
|  | EKV – SIGNAL Z EKV DO ŘJ VÝTAHU |
|  | EKV – AKU                       |
|  | EKV – NAPÁJECÍ ZDROJ            |

LEGENDA PZTS:

- PZTS – ÚSTŘEDNA STÁVAJÍCÍ
- PZTS – SIGNÁL Z PZTS DO ŘJ VÝTAHU

POLOHOVÝ SYSTÉM: S-JTSK  
VÝŠKOVÝ SYSTÉM: Bpv  
 $\pm 0,000 =$  ČISTÁ PODLAHA 1.NP = 233,690 m n.m. Bpv  
Tato dokumentace je určena pro provádění stavby a nenahrazuje dílenskou, výrobní nebo montážní dokumentaci.  
Projektant nenese odpovědnost při použití na jiný, než uvedený účel. Při jakémkoliv nesouladu projektu se skutečností nutno konzultovat s projektantem.

<div>INVESTOR/CIENT: Ostravská univerzita Dvořákova 7 701 03 Ostrava 1</div> <div><div>Ostravská UNIVERZITA</div></div>		<div>GENERÁLNÍ PROJEKTANT/GENERAL DESIGNER: STAV MORAVIA spol. s r.o Jiráská 570/30 Ostrava 1, 702 00 IČ: 479 77 655</div> <div></div>	
ZPRACOVATEL PROJEKTOVÉ ČÁSTI/AUTHOR OF DESIGN SECTION:  STAV MORAVIA spol. s r.o   Jiráská 570/30 Ostrava 1, 702 00   IČ: 479 77 655			
ZODPOVĚDNÝ PROJEKTANT/AUTHORIZED DESIGNER:  JAN KUPEC ČKAIT – Č. 1102600		HLAVNÍ INŽENÝR PROJEKTU/CHIEF PROJECT ENGINEER:  ING. MAREK SZOTKOWSKI TEL: (+202 603 934 281)	
		KRESLIL/DESIGNER:  JAN KUPEC  TEL: (+240 773 435 555)	
MÍSTO AKCE/REGION: Syllabova 2883/19 Ostrava-Vítkovice, 703 00, p.č. 460/100, 460/62, 460/124, 460/125 a p.č. st. 4972 v k.ú. Zábřeh-VŽ [714089]			
AKCE/PROJECT:  LF - PŘÍSTAVBA VÝTAHU, OBJEKT ZO, SYLLABOVA 19		DATUM/DATE: 04/2025	
		FORMÁT VÝKRESU/FORMAT: 4x A4	
		MĚŘÍTKO/SCALE: 1:100	
OBSAH/CONTENT : D.1.4.2 – ELEKTRONICKÉ KOMUNIKACE		STUPEŇ PD/LEVEL:	
ST.OBJEKT/BUILD.OBJECT : SO.01 – Výtah		DPS	
NÁZEV VÝKRESU/DRAWING:  PŮDORYS 1.NP		ČÁST DOKUM./PART: D.1.4.2	
		Č. VÝKR./NUMBER: 02	