


LF, Bud.ZO - 2.NP

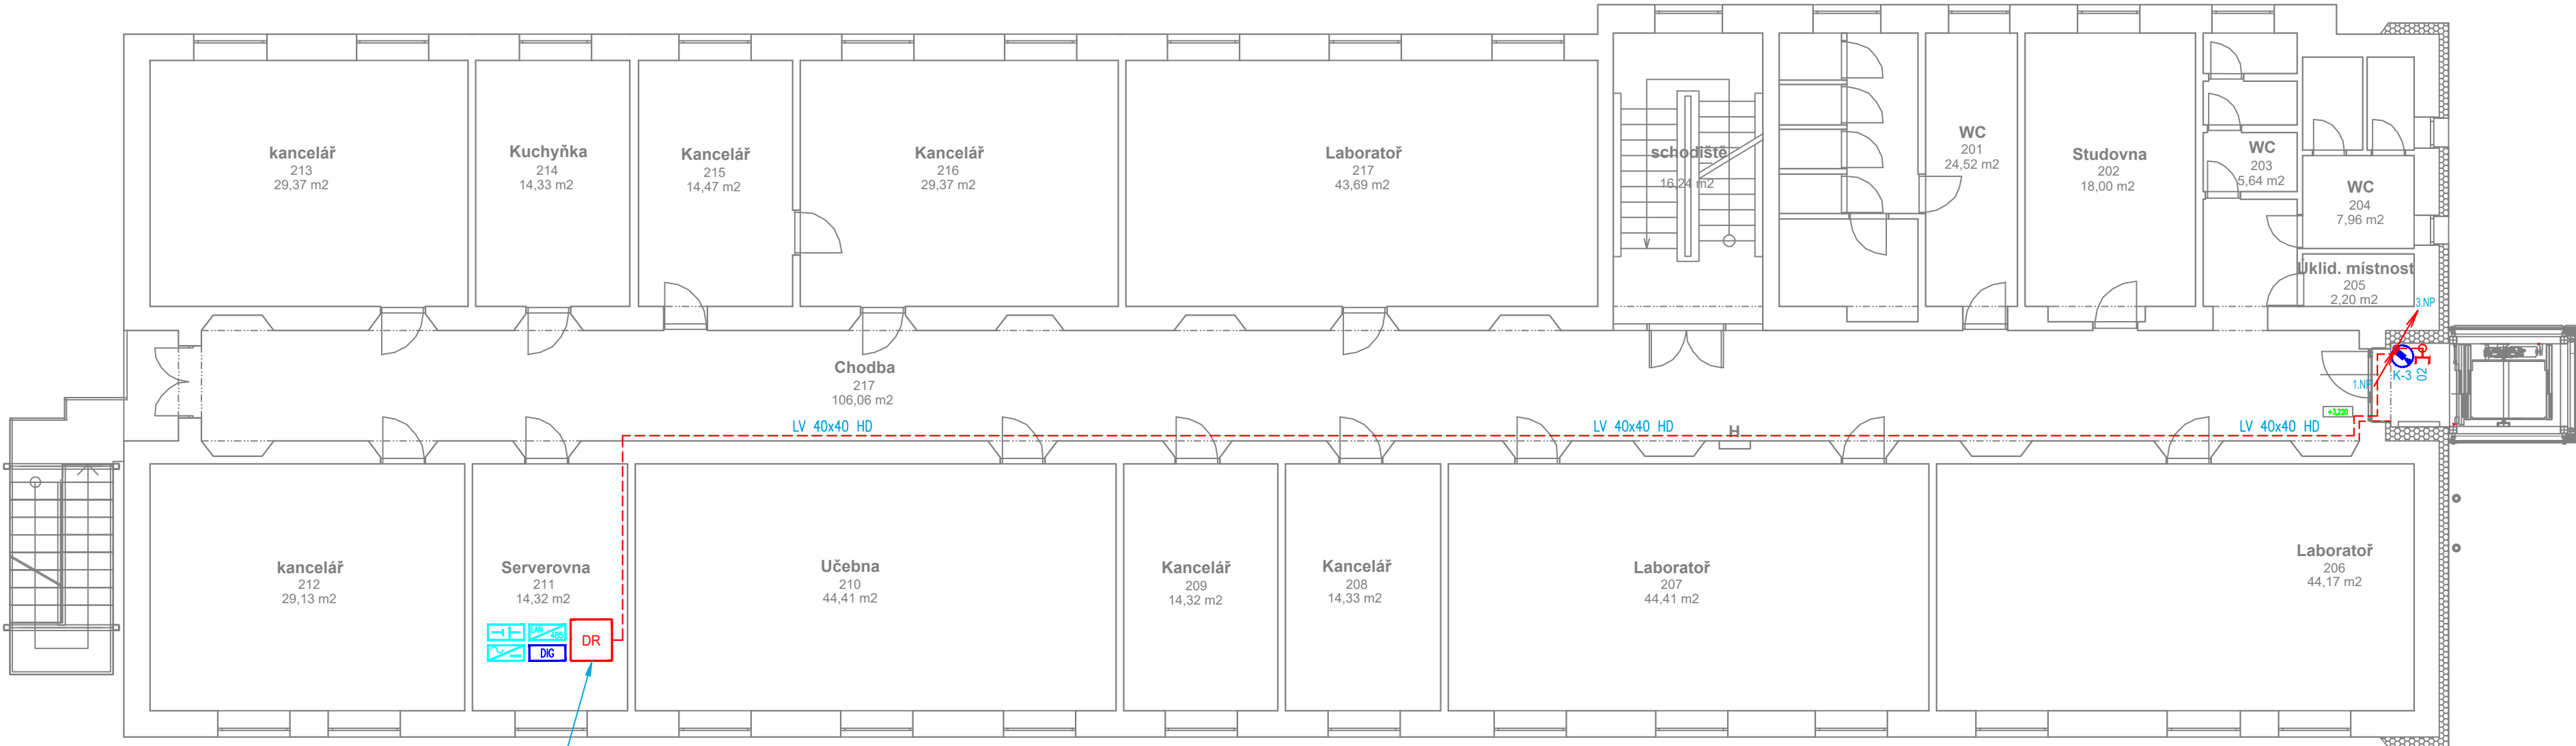

STÁVAJÍCÍ DATOVÝ ROZVADĚČ:
- DOPLNIT DIG. ZÁZNAMOVÉ ZAŘÍZENÍ
- DOPLNIT 1x PATCHPANEL KAT.6A

LEGENDA CCTV:

- DR CCTV – DATOVÝ ROZVADĚČ – STÁVAJÍCÍ
- DIG CCTV – DIGITÁLNÍ ZÁZNAM
- CCTV – KAMERA V KOUŘOVÉM KRYTU
- CCTV – ZÁSUVKA SK 1xRJ–45

LEGENDA DT:

- DT DT – ELEKTRICKÝ VRÁTNÝ, DOMÁCÍ TELEFON

LEGENDA KT:



- KABEL. TRASA V TRUBCE PVC VE ZDI POD OMÍTKOU
- KABEL. TRASA V PVC LIŠTÁCH LV NA ZDI

POZNÁMKA: KAMERY ANI ZÁZNAMOVÉ ZAŘÍZENÍ NEJSOU SOUČÁSTÍ DODÁVKY, BUDOU NAKOUPENY INVESTOREM ODDĚLENĚ

LEGENDA EKV:

- DJ EKV – DVEŘNÍ JEDNOTKA
- EKV – PŘEVODNÍK, INTERFACE
- EKV – ČTEČKA
- EKV – SIGNÁL Z EKV DO ŘJ VÝTAHU
- EKV – AKU
- EKV – NAPÁJECÍ ZDROJ

POLOHOVÝ SYSTÉM: S–JTSK
VÝŠKOVÝ SYSTÉM: Bpv
±0,000 = ČISTÁ PODLAHA 1.NP = 233,690 m n.m. Bpv
Tato dokumentace je určena pro provádění stavby a nenahrazuje dílenskou, výrobní nebo montážní dokumentaci.
Projektant nenese odpovědnost při použití na jiný, než uvedený účel. Při jakémkoliv nesouladu projektu se skutečností nutno konzultovat s projektantem.

INVESTOR/CLIENT: Ostravská univerzita Dvořákova 7 701 03 Ostrava 1		 OSTRAVSKÁ UNIVERZITA		GENERÁLNÍ PROJEKTANT/GENERAL DESIGNER: STAV MORAVIA spol. s r.o Jiráská 570/30 Ostrava 1, 702 00 IČ: 479 77 655			
ZPRACOVATEL PROJEKTOVÉ ČÁSTI/AUTHOR OF DESIGN SECTION: STAV MORAVIA spol. s r.o Jiráská 570/30 Ostrava 1, 702 00 IČ: 479 77 655							
ZODPOVĚDNÝ PROJEKTANT/AUTHORIZED DESIGNER: JAN KUPEC ČKAIT – Č. 1102600			HLAVNÍ INŽENÝR PROJEKTU/CHIEF PROJECT ENGINEER: ING. MAREK SZOTKOWSKI TEL: (+420 603 934 281)			KRESLIL/DESIGNER: JAN KUPEC TEL: (+420 773 435 555)	
MÍSTO AKCE/REGION: Syllabova 2883/19 Ostrava–Vítkovice, 703 00, p.č. 460/100, 460/62, 460/124, 460/125 a p.č. st. 4972 v k.ú. Zábřeh–VŽ [714089]							
AKCE/PROJECT: LF - PŘÍSTAVBA VÝTAHU, OBJEKT ZO, SYLLABOVA 19						DATUM/DATE: 04/2025	
						FORMÁT VÝKRESU/FORMAT: 4xA4	
						MĚŘÍTKO/SCALE: 1:100	
OBSAH/CONTENT : D.1.4.2 – ELEKTRONICKÉ KOMUNIKACE						STUPEŇ PD/LEVEL: DPS	
ST.OBJEKT/BUILD.OBJECT : SO.01 – Výťah							
NÁZEV VÝKRESU/DRAWING: PŮDORYS 2.NP						ČÁST DOKUM./PART: D.1.4.2	Č. VÝKR./NUMBER: 03