



ZPRACOVATEL PROJ. DOCUMENTACE	JERAKASOVÁ LENKA IČO: 663 07 111	PROJEKČNÍ ČINNOST obor TZB OSTRAVA - PORUBA, M. MAJEROVÉ 1697
VYPRACOVATEL	JERAKASOVÁ LENKA	STUPEŇ PD. PROJEKT STAVBY
OBJEDNATEL	OSTRAVSKÁ UNIVERZITA, DVORÁKOVA 7, OSTRAVA 1	
MÍSTO	OSTRAVA	INVESTOR OSTRAVSKÁ UNIVERZITA, DVORÁKOVA 7, OSTRAVA 1
STAVBA	OPRAVA SPLAŠKOVÉ KANALIZACE V OBJEKTU "A" OU ul. 30 dubna č. 22, OSTRAVA 1	DATUM 02/2000
OBSAH	PŮDORYS 1.P.P.+ PŘÍPOJKA KANALIZACE	MĚŘÍTKO 1:50
		204-04

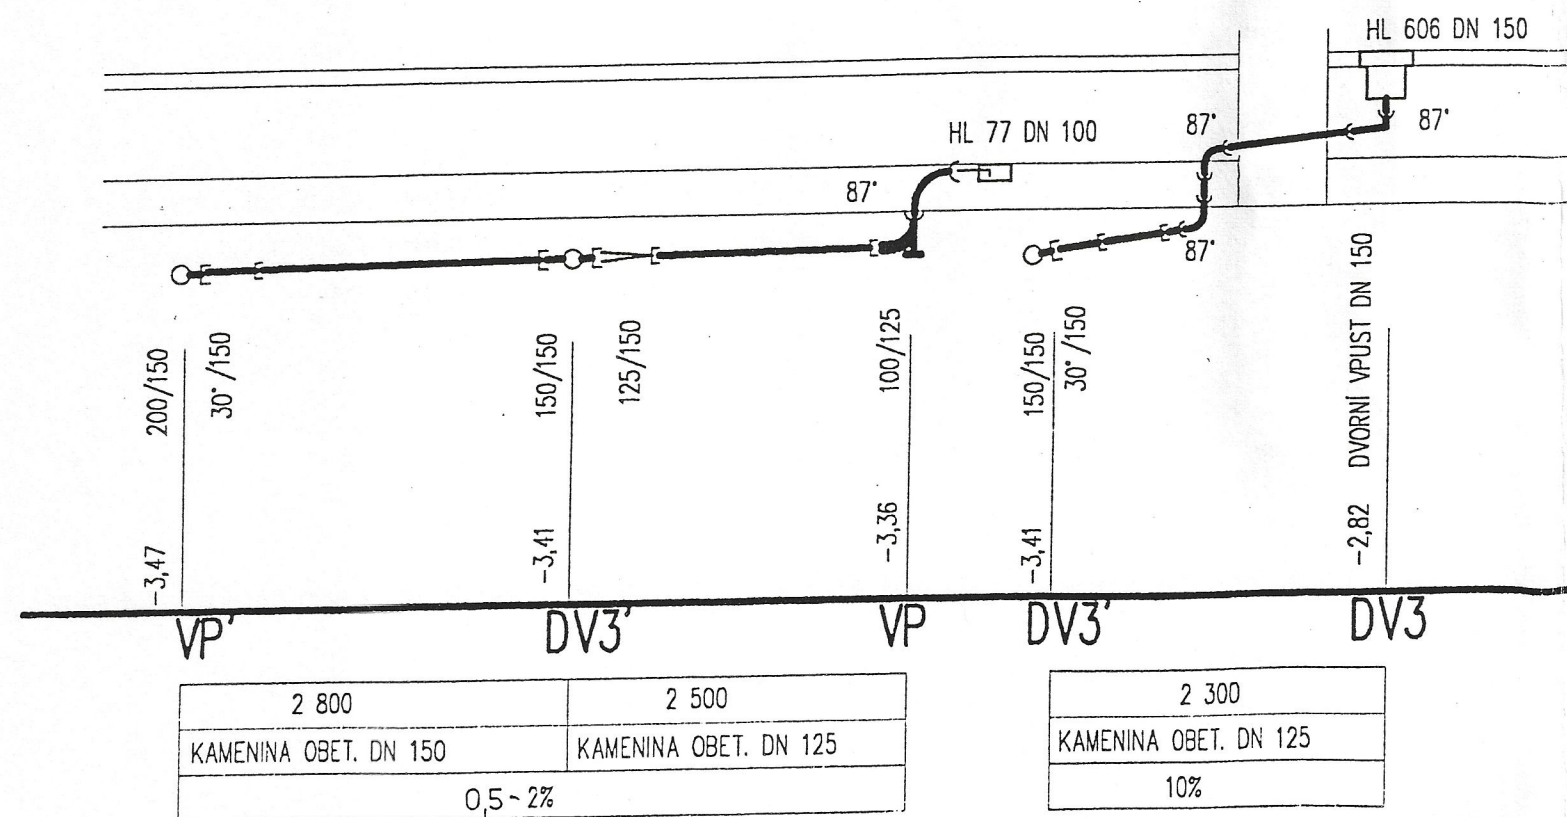

ZPRACOVATEL PROJ. DOKUMENTACE	JERAKASOVÁ LENKA IČO: 663 07 111	PROJEKČNÍ ČINNOST obor TZB OSTRAVA – PORUBA, M. MAJEROVÉ 1697
VYPRACOVAL	JERAKASOVÁ LENKA	STUPEŇ PD PROJEKT STAVBY
OBJEDNATEL	OSTRAVSKÁ UNIVERZITA, DVOŘÁKOVA 7, OSTRAVA 1	
MÍSTO	OSTRAVA	INVESTOR OSTRAVSKÁ UNIVERZITA, DVOŘÁKOVA 7, OSTRAVA 1
STAVBA	OPRAVA SPLAŠKOVÉ KANALIZACE V OBJEKTU "A" OU ul. 30 dubna č. 22, OSTRAVA 1	
OBSAH	PODÉLNÉ PROFILY KANALIZACE	
		DATUM 02/2000
		MĚRITKO 1:50
		204-05

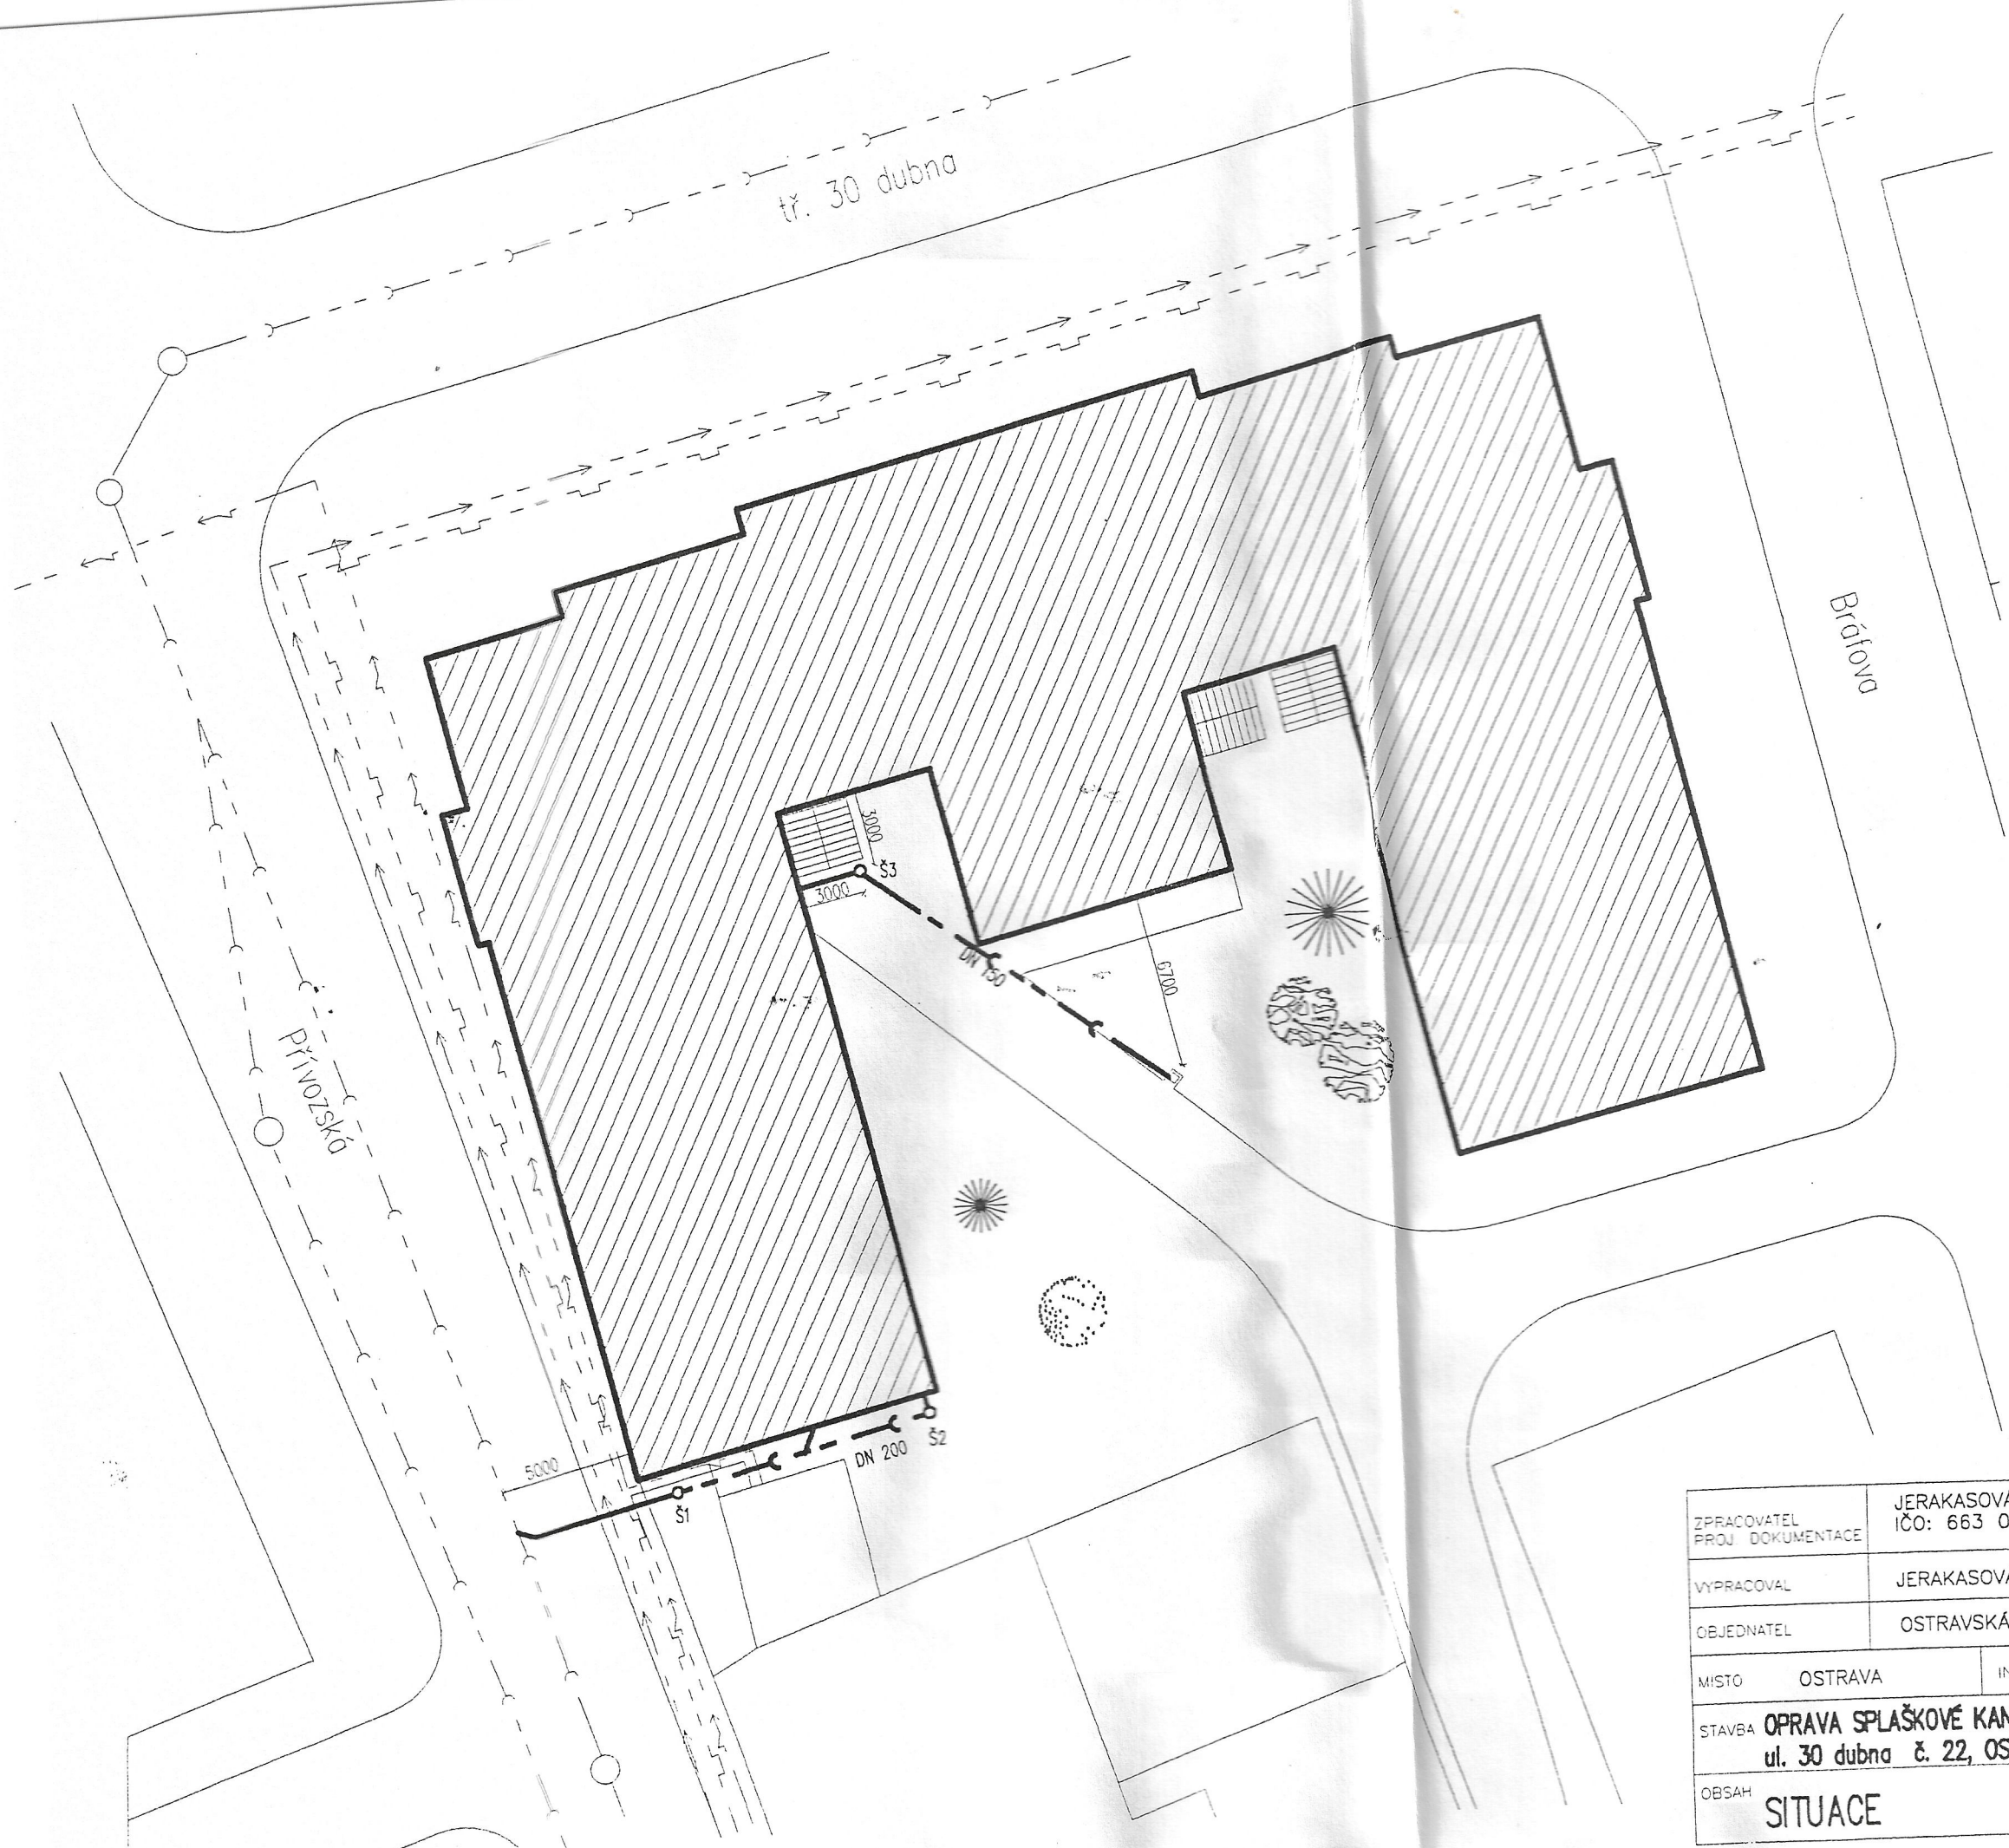

STÁVAJÍCÍ SÍŤ

— — — — —	VODOVOD
— — — — —	NTL PLYNOVOD
— — — — —	KANALIZACE JEDNOTNÁ
— — — — —	VEDENÍ NN

NOVÉ SÍŤ

— — — — —	KANALIZAČNÍ PŘÍPOJKA
-----------	----------------------

ZPRACOVATEL PROJ. DOKUMENTACE	JERAKASOVÁ LENKA IČO: 663 07 111	PROJEKČNÍ ČINNOST obor TZB OSTRAVA — PORUBA. M. MAJEROVÉ 1697
VYPRACOVAL	JERAKASOVÁ LENKA	STUPEŇ PD PROJEKT STAVBY
OBJEDNATEL	OSTRAVSKÁ UNIVERZITA, DVOŘÁKOVA 7, OSTRAVA 1	
MÍSTO	OSTRAVA	INVESTOR OSTRAVSKÁ UNIVERZITA, DVOŘÁKOVA 7, OSTRAVA 1
STAVBA	OPRAVA SPLAŠKOVÉ KANALIZACE V OBJEKTU "A" OU ul. 30 dubna č. 22, OSTRAVA 1	
OBSAH	SITUACE	
		DATUM 02/2000
		MĚŘITKO 1:250
		204-03