

SO 01C - LEGENDA MÍSTNOSTÍ


OZN.	ÚČEL MÍSTNOSTI	PLOCHA m ²
3.72	FOYER	76,61
3.73	VELKOKAPACITNÍ POSLUCHÁRNA	274,02
3.73a	PROMÍTAČÍ KABINA	11,45
3.74	SCHODIŠTĚ	—

LEGENDA

- ČÁST STAVBY ŘEŠENÁ V RÁMCI TOHOTO STAVEBNÍHO OBJEKTU
- STÁVAJÍCÍ KONSTRUKCE
- NOVÉ KONSTRUKCE
- ROZMÍSTĚNÍ NÁBYTKU
- OZNAČENÍ NÁBYTKU VOLNÉHO (TYPOVÉHO A ATYPICKÉHO)
- OZNAČENÍ NÁBYTKU VESTAVĚNÉHO (TYPOVÉHO A ATYPICKÉHO)
- OZNAČENÍ SANITÁRNÍHO VYBAVENÍ
- OZNAČENÍ OSTATNÍHO VYBAVENÍ

pozn.: rozměry, popis a počet kusů interiérového vybavení jsou uvedeny v:

Specifikace interiéru - nábytek vestavěný	PRO-SM-3721
Specifikace interiéru - nábytek volný	PRO-SM-3722
Specifikace interiéru - sanitární vybavení	PRO-SM-3723_1
Specifikace interiéru - ostatní vybavení	PRO-SM-3723_2
Výkresová dokumentce atypického nábytku	PRO-SM-3724

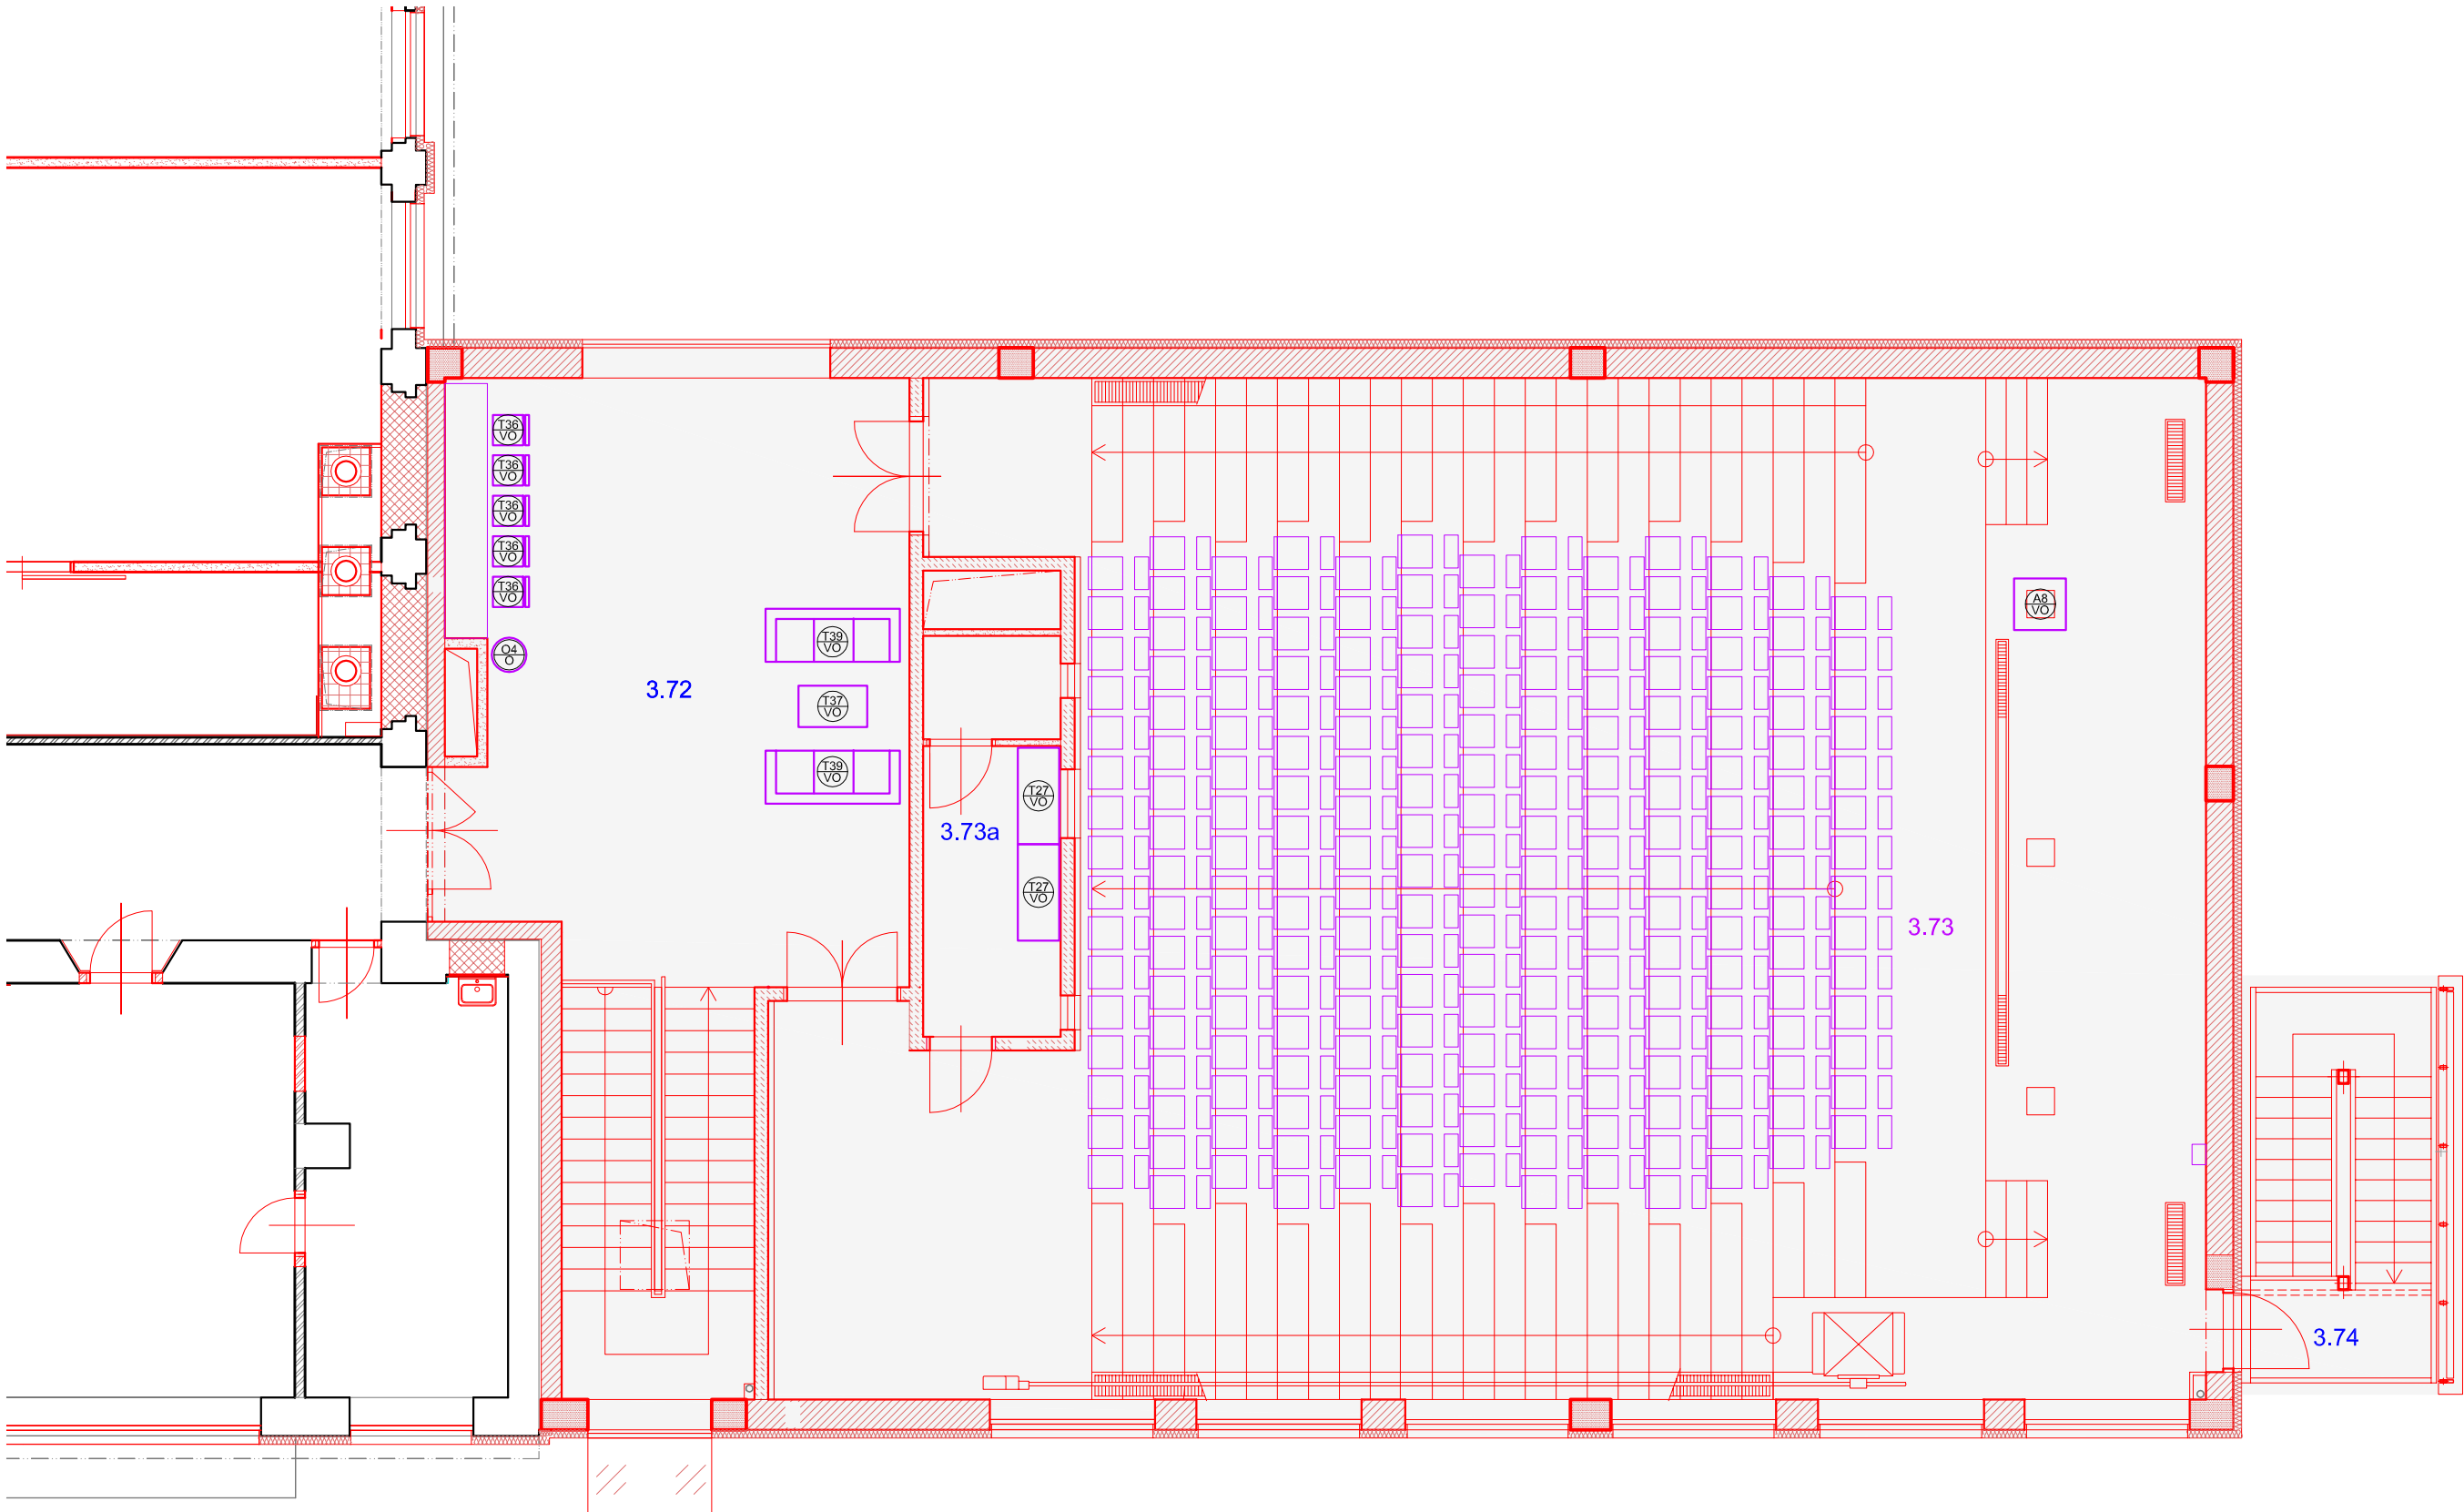


výškový systém:

Bpv

souřadnicový systém:

JTSK

± 0,000 = ± 232,84 m.n.m.

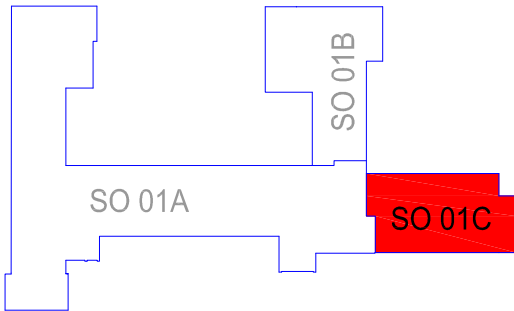

ZPRACOVATEL PROJEKTOVÉ DOKUMENTACE A AUTOR NÁVRHU

PROJEKTSTUDIO[®]

Tento výkres požívá ochrany dle zákona č. 121/2000 Sb. (autorský zák.). Tento dokument a návrh řešení na něm zobrazené jsou majetkem autora : PROJEKTSTUDIO. Dokument nesmí být - výjma zřejmého účelu, pro nějž byl pořízen - používán a poskytnut třetí osobě způsobem nerespektujícím ustanovení autorského zákona nebo dohodu klienta a architekta (autora).

ARCHITEKT	ARCHITEKT	VYPRACOVAL
ING. ARCH. DAVID KOTEK	ING. ARCH. KATEŘINA HOLENKOVÁ	ING. ARCH. KATEŘINA HOLENKOVÁ

NÁZEV STAVBY (DÍLO)

Lékařská fakulta OU v Ostravě a Centrum interdisciplinárních medicínských technologií Ostrava

PROJEKTSTUDIO EUCZ, s.r.o.

Spartakovců 3 | 708 00 Ostrava

tel./fax : 596 911 126

e-mail : info@projektstudio.cz

IČ : 277 87 443

www . PROJEKTSTUDIO . eu

www . PROJEKTSTUDIO . cz

Změna

Popis změny	Datum	Přezkoumal	Přezkoumal	Přezkoumal	

TENTO MATERIÁL JE DUŠEVNÍM VLASTNICTVÍM PROJEKT 2010, S.R.O., RUSKÁ 43, OSTRAVA-VÍTKOVICE, IČO 48391531, A PODLÉHÁ OBCHODNÍMU TAJEMSTVÍ. VLASTNÍK SI VYHRADŽUJE S TÍMTO TAJEMSTVÍM NAKLÁDAT A JEHO VYUŽITÍ PODLÉHÁ PÍSEMNÉMU SOUHLASU A STANOVENÍ PODMÍNEK TAKOVÉHO UŽITÍ.

Vypracoval:	-	Č. zakázky:	39 197	Měřítko: 1:100	<div>PROJEKT 2010</div> <div>Ruská 43, 70300 Ostrava</div> <div>Tel.: 596 693 711 Fax.: 596 693 728</div> <div>E-mail: projekt2010@projekt2010.cz</div> <div>www.projekt2010.cz</div> <div><div><div></div><div>ISO 9001</div><div>REGISTERED QUALITY SYSTEM</div></div><div><div></div><div>ISO 14001</div><div>REGISTERED EMS</div></div><div><div></div><div>OHSAS 18001</div><div>REGISTERED OHSAS</div></div></div>
Přezkoumal:	-	Stupeň:	DPS		
Schválil:	-	F A4:	3		
Datum :	03/2011	Kótováno v:	mm		

Objednatel: Ostravská univerzita v Ostravě

Stavba: Lékařská fakulta OU v Ostravě a Centrum interdisciplinárních medicínských technologií Ostrava

Část: Centrum interdisciplinárních medicínských technologií Ostrava

Objekt: SO 01C – Velkokapacitní posluchárna

Dílčí objekt: DSO 01C.5 – INTERIÉR část 2

Název:

Půdorys 3.NP - rozmístění interiérového vybavení

Seznam příloh:

PRO-SP-6204_2

Č. výkresu:

PRO-VO-3521_2

Rev.

Pof.č.

5