




POHLED
M1:10
- BAREVNÁ VNĚJŠÍ BAŇKA

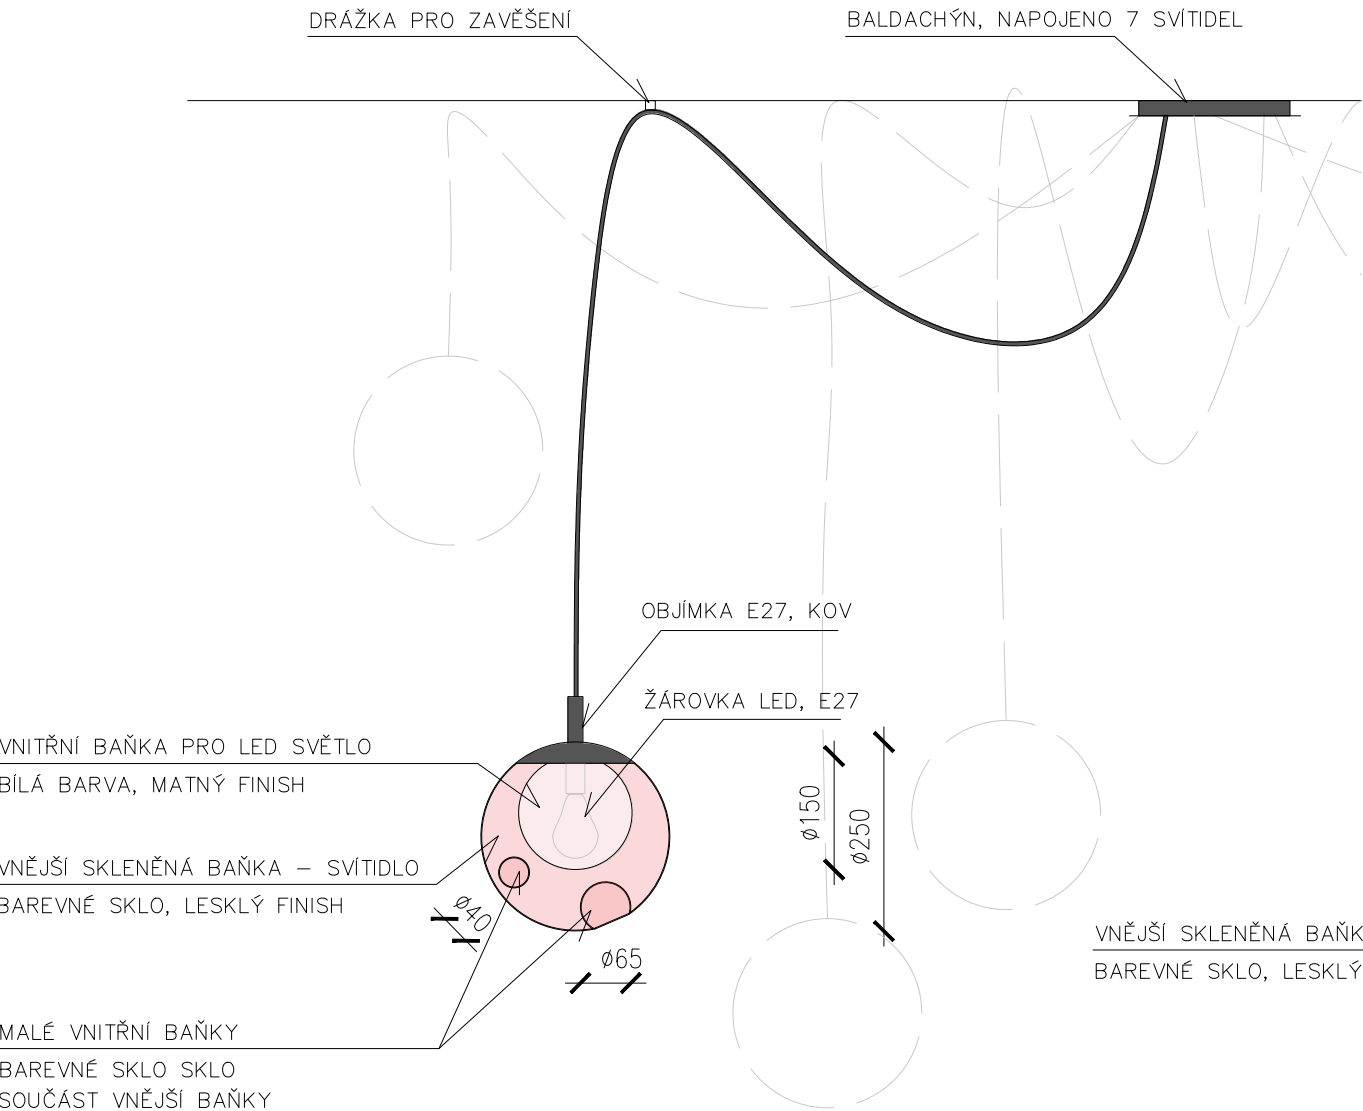

PŮDORYS
M1:10
- BAREVNÁ VNĚJŠÍ BAŇKA

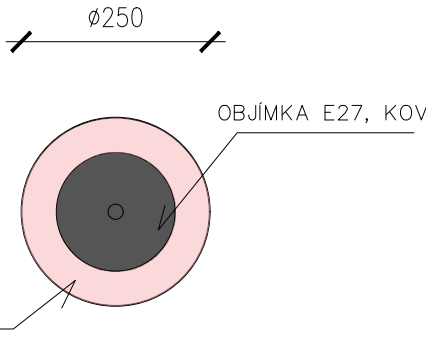

CELÉ SESKUPENÍ BANĚK SVÍTIDLA, M1:20
- 7 BAREV DO JEDNOHO ZDROJE

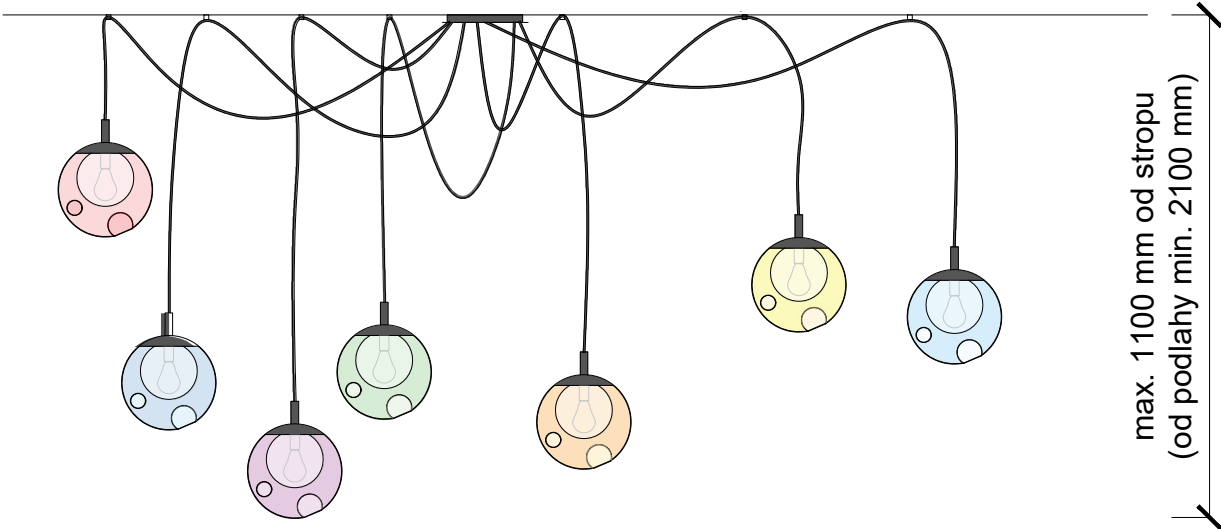

- POZN.:
- ZÁVĚSNÉ SVÍTIDLO - 7 BANĚK, KAŽDÁ BAŇKA MÁ SVOU BAREVNOST
 - BAREVNOST DLE PŘILOŽENÉHO VZORU BAREV VIZ NÍŽE
 - JEDNÁ SE O DVĚ SKOŘÁPKY - VNĚJŠÍ A VNITŘNÍ
 - VNITŘNÍ BAŇKY JSOU 3:
 1. BAŇKA PRO LED SVĚTLO
 2. a 3. MENŠÍ BAŇKY - DEKOR

	RGB: 251 / 186 / 0 CMYK: 0 / 30 / 100 / 0 PANTONE: 7408 C	019 RW - gold topaz	
	RGB: 238 / 114 / 3 CMYK: 0 / 65 / 100 / 0 PANTONE: 152 C	016 RW - saffron	
	RGB: 210 / 9 / 30 CMYK: 0 / 100 / 90 / 10 PANTONE: 1795 C	139 RW - strawberry	
	RGB: 117 / 52 / 139 CMYK: 67 / 91 / 0 / 0 PANTONE: 526 C	013 RW - amethyst bluish	
	RGB: 0 / 124 / 187 CMYK: 100 / 20 / 0 / 15 PANTONE: 640 C	045 RW - middle blue	
	RGB: 122 / 156 / 34 CMYK: 51 / 5 / 98 / 23 PANTONE: 377 C	032 RW - bristol green	
	RGB: 35 / 185 / 214 CMYK: 70 / 0 / 15 / 0 PANTONE: 311 C	049 RW - turquoise	

3D ZOBRAZENÍ BAŇKY



INVESTOR:	Ostravská univerzita, Dvořákova 7, 701 03 Ostrava		
AKCE:	Vybavení multifunkční místnosti č. 201 - budova G Mlýnská 5, Moravská Ostrava p.č. 811/2, k.ú. Moravská Ostrava, obec Ostrava		
STUPEŇ:	DOKUMENTACE PRO PROVEDENÍ STAVBY		DATUM: 04/2025
ČÁST DOKUMENTACE:	D. ARCHITEKTONICKO-STAVEBNÍ ŘEŠENÍ		
ZPRACOVATEL ČÁSTI:	ZODPOVĚDNÝ PROJEKTANT: Ing. arch. et Ing. Petr Svoboda	RAŽÍTKO:	
	PROJEKTANT: Ing. arch. Michaela Šedivá		
NÁZEV VÝKRESU:	Světla - skleněné baňky		MĚŘÍTKO: 1:50 Č. VÝKRESU: D.1.1.09