




LEGENDA ČAR
SPLAŠKOVÁ KANALIZACE
SPLAŠKOVÁ KANALIZACE POD STROPEM
POTRUBÍ PPs HT

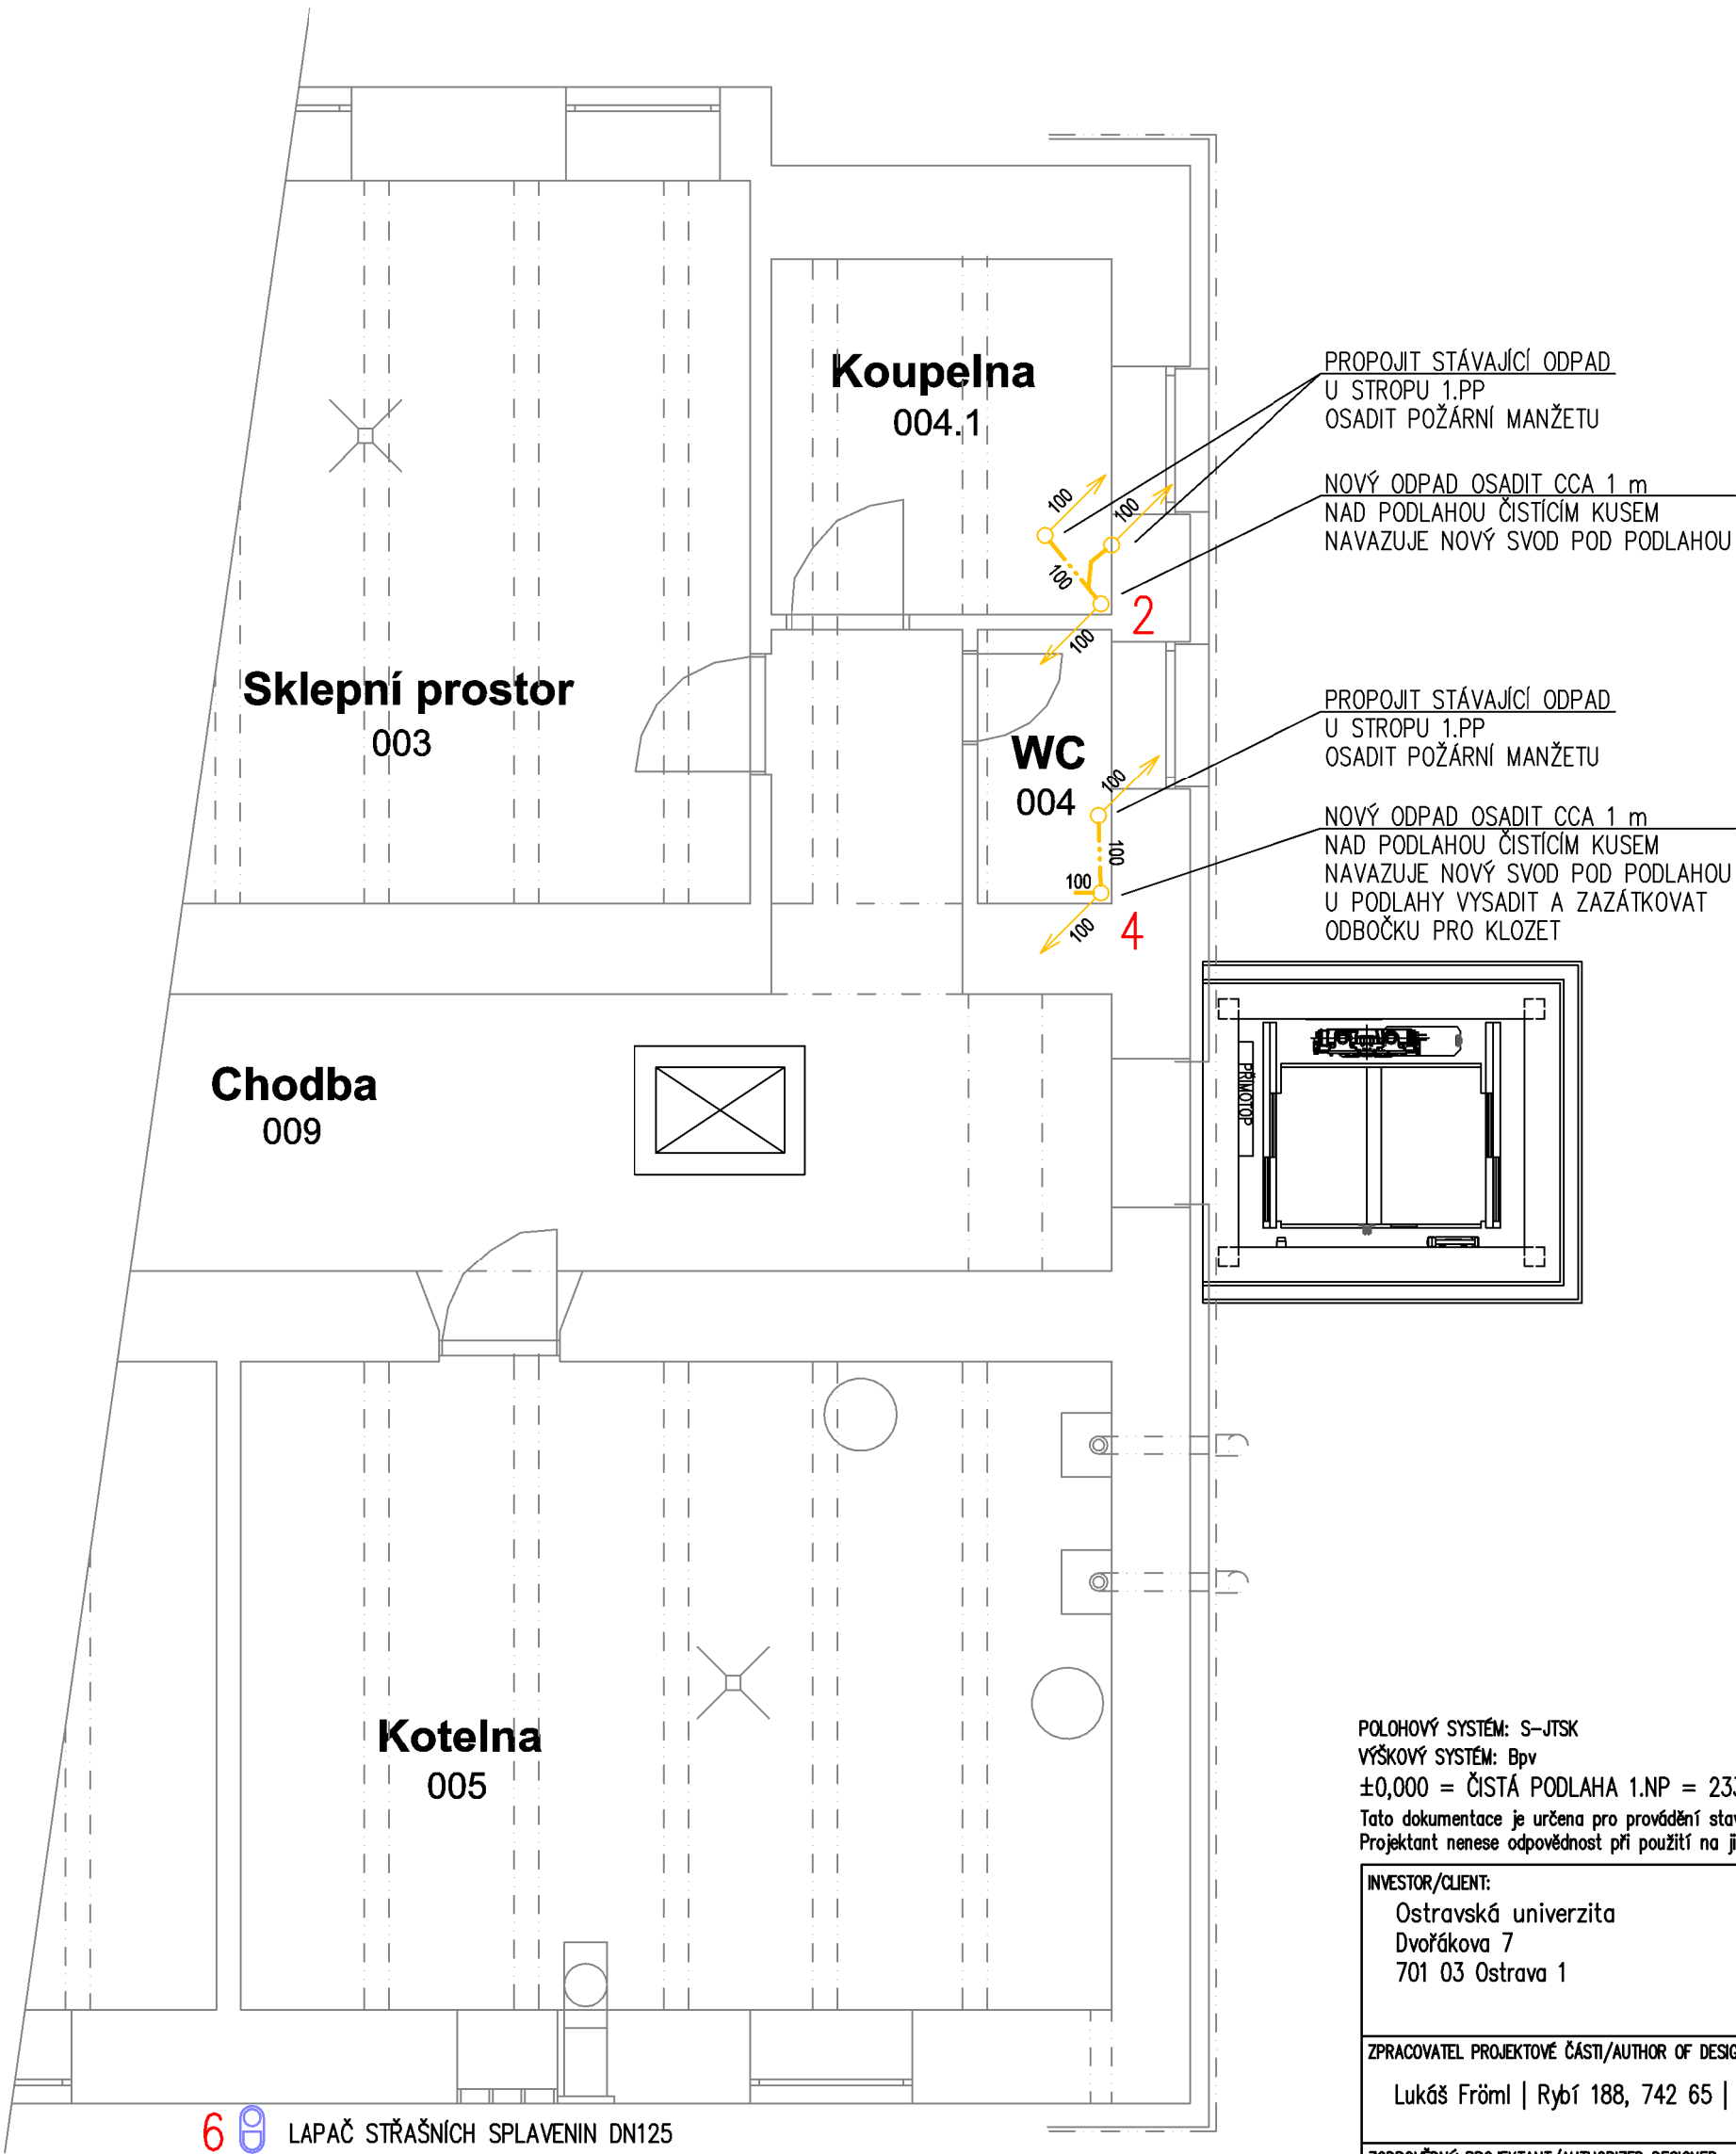

6 8 LAPAČ STŘAŠNÍCH SPLAVENIN DN125

POLOHOVÝ SYSTÉM: S-JTSK
VÝŠKOVÝ SYSTÉM: Bpv
±0,000 = ČISTÁ PODLAHA 1.NP = 233,690 m n.m. Bpv
Tato dokumentace je určena pro provádění stavby a nenahrazuje dílenskou, výrobní nebo montážní dokumentaci.
Projektant nenesse odpovědnost při použití na jiný, než uvedený účel. Při jakémkoliv nesouladu projektu se skutečností nutno konzultovat s projektantem.

INVESTOR/CLIENT: Ostravská univerzita Dvořákova 7 701 03 Ostrava 1		 OSTRAVSKÁ UNIVERZITA		GENERÁLNÍ PROJEKTANT/GENERAL DESIGNER: STAV MORAVIA spol. s r.o Jirská 570/30 Ostrava 1, 702 00 IČ: 479 77 655							
ZPRACOVATEL PROJEKTOVÉ ČÁSTI/AUTHOR OF DESIGN SECTION: Lukáš Fröml Rybí 188, 742 65 IČ: 696 21 004											
ZODPOVĚDNÝ PROJEKTANT/AUTHORIZED DESIGNER: ING. TOMÁŠ ŠAFRANEC ČKAIT – OBOR IP00 – Č. 1104564		TEL: (+420 775 024 774)		HLAVNÍ INŽENÝR PROJEKTU/CHIEF PROJECT ENGINEER: ING. MAREK SZOTKOWSKI		TEL: (+420 603 934 281)		KRESLIL/DESIGNER: LUKÁŠ FRÖML		TEL: (+420 603 582 888)	
MÍSTO AKCE/REGION: Syllabova 2883/19 Ostrava–Vítkovice, 703 00, p.č. 460/100, 460/62, 460/124, 460/125 a p.č. st. 4972 v k.ú. Zábřeh–VŽ [714089]								AKCE/PROJECT: LF - PŘÍSTAVBA VÝTAHU, OBJEKT ZO, SYLLABOVA 19			
OBSAH/CONTENT : D.1.4.1 Zdravotně technické instalace								DATUM/DATE: 02/2025			
								FORMÁT VÝKRESU/FORMAT: 4x A4			
								MĚŘITKO/SCALE: 1:50			
ST.OBJEKT/BUILD.OBJECT : S0.01 – Výťah								STUPEŇ PD/LEVEL: DPS			
NÁZEV VÝKRESU/DRAWING: Kanalizace – půdorys 1.PP											
								ČÁST DOKUM./PART: D.1.4.1b		Č. VÝKR./NUMBER: 02	