


LF, Bud.ZO - 3.NP

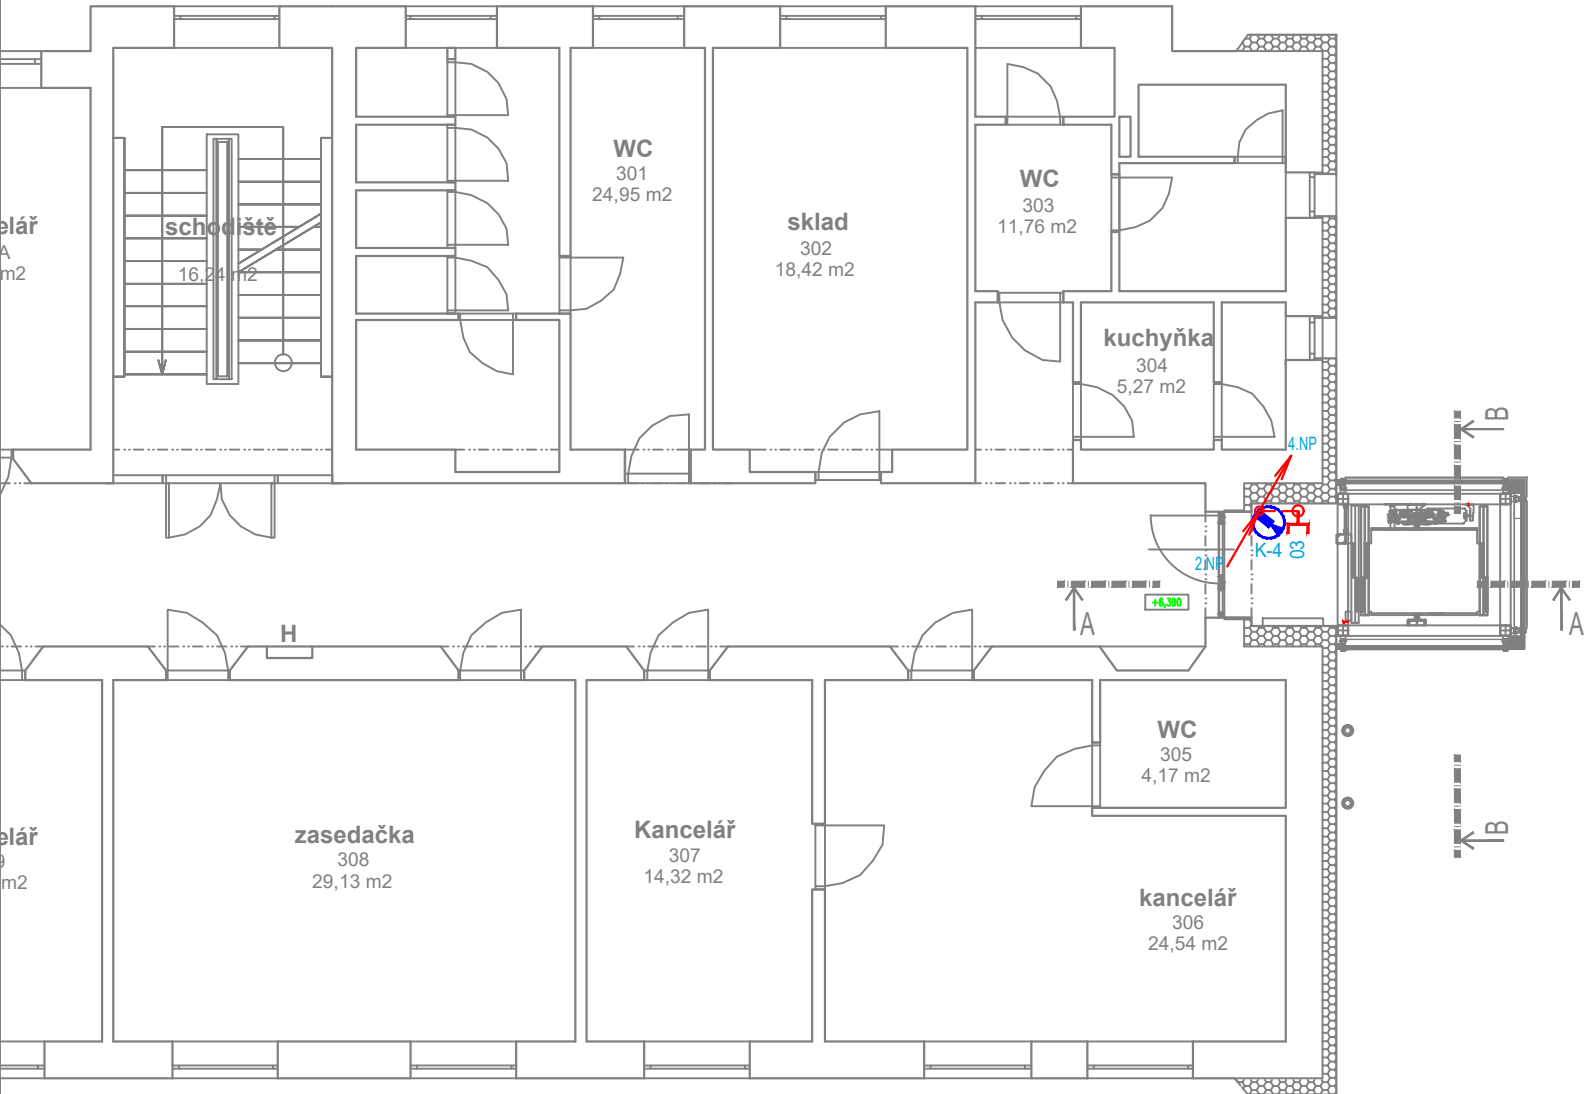

LEGENDA CCTV:

- DR

CCTV – DATOVÝ ROZVÁDĚČ – STÁVAJÍCÍ
- DIG

CCTV – DIGITÁLNÍ ZÁZNAM
- CCTV – KAMERA V KOUŘOVÉM KRYTU
- CCTV – ZÁSUVKA SK 1xRJ–45

LEGENDA EKV:

- DJ

EKV – DVEŘNÍ JEDNOTKA
- LAN

EKV – PŘEVODNÍK, INTERFACE
- EKV – ČTEČKA
- EKV – SIGNÁL Z EKV DO ŘJ VÝTAHU
- EKV – AKU
- EKV – NAPÁJECÍ ZDROJ

LEGENDA DT:

- DT



DT – ELEKTRICKÝ VRÁTNÝ, DOMÁCÍ TELEFON

LEGENDA KT:

- KABEL. TRASA V TRUBCE PVC VE ZDI POD OMÍTKOU
- KABEL. TRASA V PVC LIŠTÁCH LV NA ZDI

POZNÁMKA: KAMERY ANI ZÁZNAMOVÉ ZAŘÍZENÍ NEJSOU SOUČÁSTÍ DODÁVKY, BUDOU NAKOUPENY INVESTOREM ODDĚLENĚ

POLOHOVÝ SYSTÉM: S–JTSK
VÝŠKOVÝ SYSTÉM: Bpv
±0,000 = ČISTÁ PODLAHA 1.NP = 233,690 m n.m. Bpv
Tato dokumentace je určena pro provádění stavby a nenahrazuje dílenskou, výrobní nebo montážní dokumentaci.
Projektant nenese odpovědnost při použití na jiný, než uvedený účel. Při jakémkoliv nesouladu projektu se skutečností nutno konzultovat s projektantem.

| | | | | | | | | | |
|--|--|--|--|--|--|---|--|---------------------|--|
| INVESTOR/CLIENT: Ostravská univerzita Dvořákova 7 701 03 Ostrava 1 | |  OSTRAVSKÁ UNIVERZITA | | GENERÁLNÍ PROJEKTANT/GENERAL DESIGNER: STAV MORAVIA spol. s r.o Jirská 570/30 Ostrava 1, 702 00 IČ: 479 77 655 | |  | | | |
| ZPRACOVATEL PROJEKTOVÉ ČÁSTI/AUTHOR OF DESIGN SECTION: STAV MORAVIA spol. s r.o Jirská 570/30 Ostrava 1, 702 00 IČ: 479 77 655 | | | | | | | | | |
| ZODPOVĚDNÝ PROJEKTANT/AUTHORIZED DESIGNER: JAN KUPEC ČKAIT – Č. 1102600 | | | HLAVNÍ INŽENÝR PROJEKTU/CHIEF PROJECT ENGINEER: ING. MAREK SZOTKOWSKI TEL: (+420 603 934 281) | | | KRESLIL/DESIGNER: JAN KUPEC TEL: (+420 773 435 555) | | | |
| MÍSTO AKCE/REGION: Syllabova 2883/19 Ostrava–Vítkovice, 703 00, p.č. 460/100, 460/62, 460/124, 460/125 a p.č. st. 4972 v k.ú. Zábřeh–VŽ [714089] | | | | | | | | | |
| AKCE/PROJECT: LF - PŘÍSTAVBA VÝTAHU, OBJEKT ZO, SYLLABOVA 19 | | | | | | DATUM/DATE: 04/2025 | | | |
| | | | | | | FORMÁT VÝKRESU/FORMAT: 2xA4 | | | |
| | | | | | | MĚŘÍTKO/SCALE: 1:100 | | | |
| OBSAH/CONTENT : D.1.4.2 – ELEKTRONICKÉ KOMUNIKACE | | | | | | STUPEŇ PD/LEVEL: DPS | | | |
| ST.OBJEKT/BUILD.OBJECT : SO.01 – Výťah | | | | | | | | | |
| NÁZEV VÝKRESU/DRAWING: PŮDORYS 3.NP | | | | | | ČÁST DOKUM./PART: D.1.4.2 | | Č. VÝKR./NUMBER: 04 | |